





5.1. ESQUEMAS ARQUITECTÓNICOS

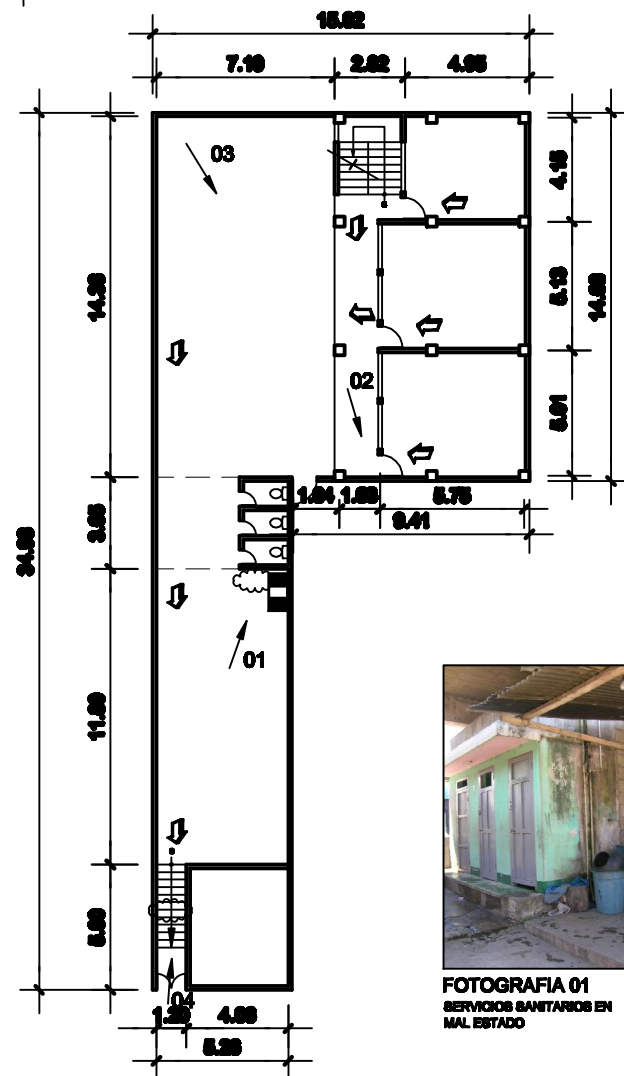


PLANTA NIVEL 1

ESCALA 1/300

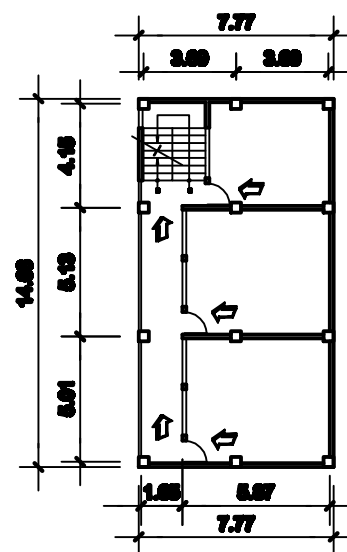FOTOGRAFIA 01
SERVICIOS SANITARIOS EN
MAL ESTADO

PLANTA NIVEL 2 Y 3

ESCALA 1/300

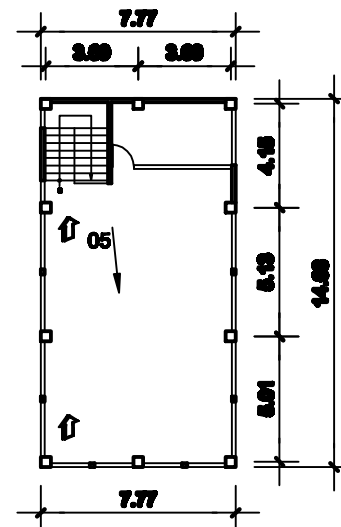FOTOGRAFIA 02
PASILLO DE ALASFOTOGRAFIA 03
FACHADA DE EDIFICIO

PLANTA NIVEL 4

ESCALA 1/300

FOTOGRAFIA 04
INGRESO A EDIFICIOFOTOGRAFIA 5
SALON DE USOS MULTIPLES

Código de la Edificación:

07 718 12

Evaluador(a): ALDO ALFARO Fecha: NOVIEMBRE 2009
COLEGIO GETSEMANI

Localización:

Región IV Suroccidente Departamento: SOLOLA

Municipio: SAN PEDRO LA LAGUNA

Georreferenciación:

Latitud: 14°41'27"

Longitud: 91°42'28"

Altitud S.N.M.: 1614 m.s.n.m.

Mapa De Casco Urbano:



5.2. Sistema Constructivo

1. Cimentación	SI	ME	SI	ME
1.1 Cimentación corrida sobre				
1.2 Zapatas aisladas				
1.3 Pilotes				
2. Elementos Verticales de Carga				
2.1 Muros				
2.2 Columnas				
3. Elementos Horizontales de Carga				
3.1 Vigas				
3.2 Beatas				
3.3 Cimentaciones				
4. Balsa Piso				
4.1 Losa de concreto				
4.2 Prefabricado				
4.3 Madera				
4.4 Otro especificar:				
5. Subestructura Perforada del Techo				
5.1 Estructura de maderas				
5.2 Lata				
5.3 Estructura de metal				
5.4 Otro especificar:				
6. Cubierta del Techo				
6.1 Ladrillo				
6.2 Tipo				
6.3 Material natural				
6.4 Prefabricado				
6.5 Otro especificar:				
7. Asentamiento				
7.1 Repello y cimiento				
7.2 Block + pilotes				
7.3 Material expuesto				
7.4 Otro especificar:				
7.5 Ventanas				
7.6 Puertas				
7.7 Pisos				
7.8 Paredes de concreto				
7.9 Cimentación				
7.10 Otros				
8. Elementos Complementarios				
8.1 Cimentación				
8.2 Ductos				
8.3 Mamparas				
8.4 Mamparas				
8.5 Otros				
9. Instalaciones				
9.1 Agua				
9.2 Drenaje				
9.3 Instalaciones eléctricas				


5.3 Detallado físico del Edificio

01 Cálculo	02 Instalaciones expuestas
03 Cimentación expuesta	04 Cálculo
05 Paredes o Humedades	06 Paredes
07 Cimentación	08 Paredes de agua
09 Humedades	10 Complementarios

INDICA RUTA DE EVACUACION



5.1. ESQUEMAS ARQUITECTÓNICOS


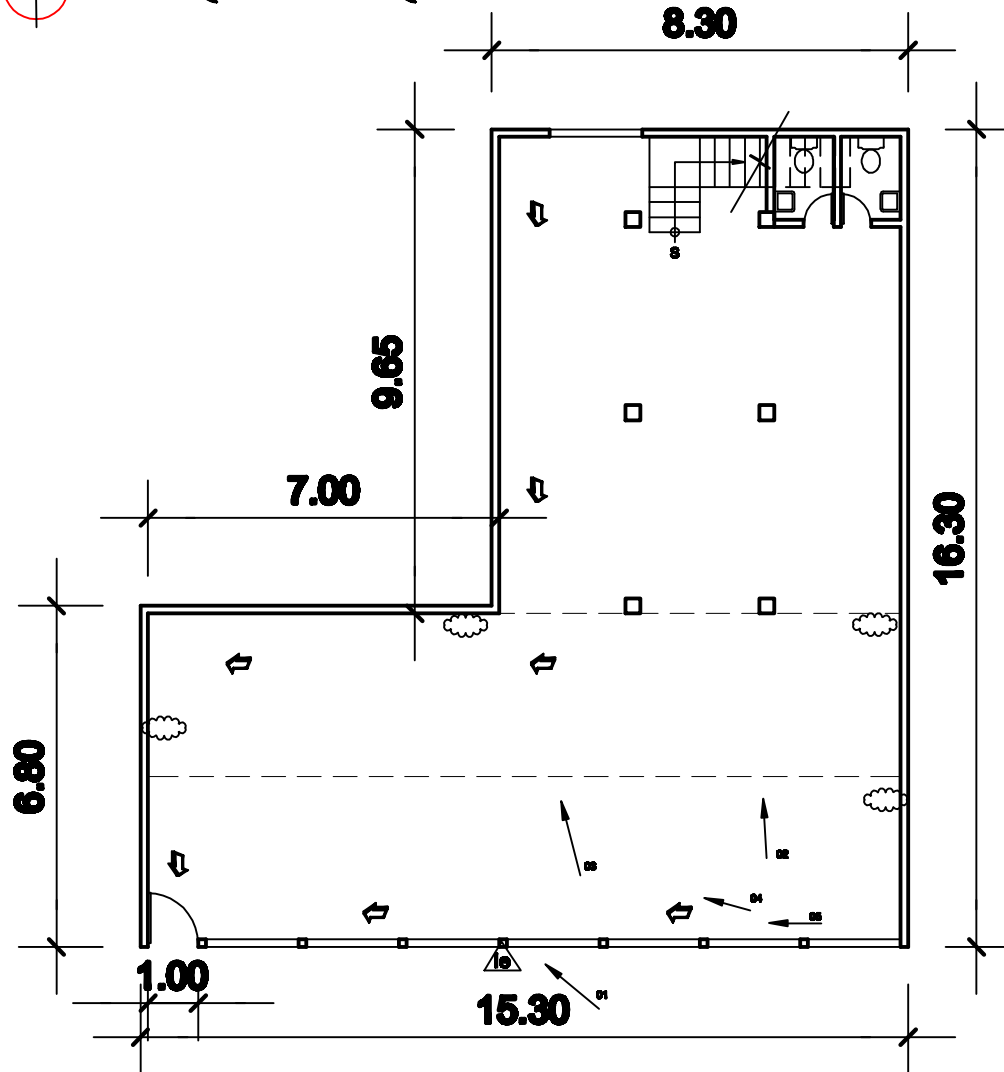


PLANTA NIVEL 1

ESCALA 1/150



INDICA RUTA DE EVACUACION

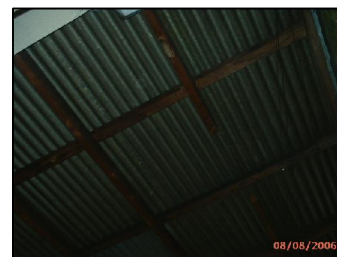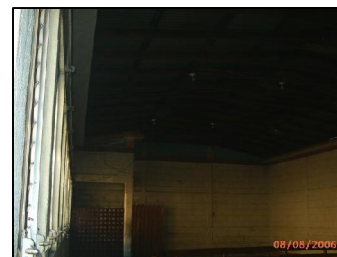FOTOGRAFIA 01
INSTALACIONES EXPUSTASFOTOGRAFIA 02
SALON CON HUMEDAD EN MUROSFOTOGRAFIA 03
HUMEDAD POR FILTRACION EN CUBIERTAFOTOGRAFIA 04
ESTRUCTURA DE MADERA Y LAMINA DE SALONFOTOGRAFIA 5
INTERIOR DE SALON

Código de la Edificación:

07 718 13

Evaluador(a): ALDO ALFARO Fecha: NOVIEMBRE 2006
Edificio: IGLESIA CRISTIANA BETHEL

Localización:

Región: SUR OCCIDENTE Departamento: SOLOLA
Municipio: SAN PEDRO LA JAGUNA

Georreferencia:


Latitud: 14°41'39"
Longitud: 91°16'21"
Altitud S.N.M.: 1800 m.s.n.m.

Mapa De Cauce Urbano:




5.2. Sistema Constructivo

1.1 Cimentación	SI	ME	SI	ME
1.2 Cimentación exterior				
1.3 Zapatas				
1.4 Pilotes				
2. Elementos Verticales de Carga				
2.1 Muros				
2.2 Columnas				
3. Elementos Horizontales de Carga				
3.1 Vigas				
3.2 Soleras				
3.3 Compuertas				
4. Bases de columnas				
4.1 Lentes de concreto				
4.2 Perforaciones				
4.3 Muebles				
4.4 Otro especificar:				
5. Estructura Portante del Techo				
5.1 Estructura de maderas				
5.2 Lentes				
5.3 Estructura de metal				
5.4 Otro especificar:				
6. Cubierta del Techo				
6.1 Lentes				
6.2 Tipo				
6.3 Material natural				
6.4 Perforaciones				
6.5 Otro especificar:				
7. Acabados				
7.1 Replanteo y revestimiento				
7.2 Bloque + plomo				
7.3 Material expuesto				
7.4 Otro especificar:				
7.5 Ventanas				
7.6 Puertas				
7.7 Otros				
8. Elementos Complementarios				
8.1 Elementos				
8.2 Tanques elevados				
8.3 Ventiladores				
8.4 Torres				
8.5 Otros				
9. Instalaciones				
9.1 Agua				
9.2 Drenajes				
9.3 Instalaciones eléctricas				
9.4 Instalaciones de gas				
9.5 Instalaciones de calefacción				
9.6 Instalaciones de refrigeración				
9.7 Instalaciones de aire acondicionado				
9.8 Instalaciones de iluminación				
9.9 Instalaciones de sonido				
9.10 Instalaciones de televisión				
9.11 Instalaciones de internet				
9.12 Instalaciones de telefonía				
9.13 Instalaciones de seguridad				
9.14 Instalaciones de vigilancia				
9.15 Instalaciones de alarma				
9.16 Instalaciones de control de acceso				
9.17 Instalaciones de control de tráfico				
9.18 Instalaciones de control de estacionamiento				
9.19 Instalaciones de control de seguridad				
9.20 Instalaciones de control de incendios				
9.21 Instalaciones de control de explosivos				
9.22 Instalaciones de control de drogas				
9.23 Instalaciones de control de armas				
9.24 Instalaciones de control de vehículos				
9.25 Instalaciones de control de personas				
9.26 Instalaciones de control de objetos				
9.27 Instalaciones de control de información				
9.28 Instalaciones de control de comunicación				
9.29 Instalaciones de control de transporte				
9.30 Instalaciones de control de energía				
9.31 Instalaciones de control de agua				
9.32 Instalaciones de control de electricidad				
9.33 Instalaciones de control de gas				
9.34 Instalaciones de control de calefacción				
9.35 Instalaciones de control de refrigeración				
9.36 Instalaciones de control de aire acondicionado				
9.37 Instalaciones de control de iluminación				
9.38 Instalaciones de control de sonido				
9.39 Instalaciones de control de televisión				
9.40 Instalaciones de control de internet				
9.41 Instalaciones de control de telefonía				
9.42 Instalaciones de control de seguridad				
9.43 Instalaciones de control de vigilancia				
9.44 Instalaciones de control de alarma				
9.45 Instalaciones de control de control de acceso				
9.46 Instalaciones de control de control de tráfico				
9.47 Instalaciones de control de control de estacionamiento				
9.48 Instalaciones de control de control de seguridad				
9.49 Instalaciones de control de control de incendios				
9.50 Instalaciones de control de control de explosivos				
9.51 Instalaciones de control de control de drogas				
9.52 Instalaciones de control de control de armas				
9.53 Instalaciones de control de control de vehículos				
9.54 Instalaciones de control de control de personas				
9.55 Instalaciones de control de control de objetos				
9.56 Instalaciones de control de control de información				
9.57 Instalaciones de control de control de comunicación				
9.58 Instalaciones de control de control de transporte				
9.59 Instalaciones de control de control de energía				
9.60 Instalaciones de control de control de agua				
9.61 Instalaciones de control de control de electricidad				
9.62 Instalaciones de control de control de gas				
9.63 Instalaciones de control de control de calefacción				
9.64 Instalaciones de control de control de refrigeración				
9.65 Instalaciones de control de control de aire acondicionado				
9.66 Instalaciones de control de control de iluminación				
9.67 Instalaciones de control de control de sonido				
9.68 Instalaciones de control de control de televisión				
9.69 Instalaciones de control de control de internet				
9.70 Instalaciones de control de control de telefonía				
9.71 Instalaciones de control de control de seguridad				
9.72 Instalaciones de control de control de vigilancia				
9.73 Instalaciones de control de control de alarma				
9.74 Instalaciones de control de control de control de acceso				
9.75 Instalaciones de control de control de control de tráfico				
9.76 Instalaciones de control de control de control de estacionamiento				
9.77 Instalaciones de control de control de control de seguridad				
9.78 Instalaciones de control de control de control de incendios				
9.79 Instalaciones de control de control de control de explosivos				
9.80 Instalaciones de control de control de control de drogas				
9.81 Instalaciones de control de control de control de armas				
9.82 Instalaciones de control de control de control de vehículos				
9.83 Instalaciones de control de control de control de personas				
9.84 Instalaciones de control de control de control de objetos				
9.85 Instalaciones de control de control de control de información				
9.86 Instalaciones de control de control de control de comunicación				
9.87 Instalaciones de control de control de control de transporte				
9.88 Instalaciones de control de control de control de energía				
9.89 Instalaciones de control de control de control de agua				
9.90 Instalaciones de control de control de control de electricidad				
9.91 Instalaciones de control de control de control de gas				
9.92 Instalaciones de control de control de control de calefacción				
9.93 Instalaciones de control de control de control de refrigeración				
9.94 Instalaciones de control de control de control de aire acondicionado				
9.95 Instalaciones de control de control de control de iluminación				
9.96 Instalaciones de control de control de control de sonido				
9.97 Instalaciones de control de control de control de televisión				
9.98 Instalaciones de control de control de control de internet				
9.99 Instalaciones de control de control de control de telefonía				
9.100 Instalaciones de control de control de control de seguridad				

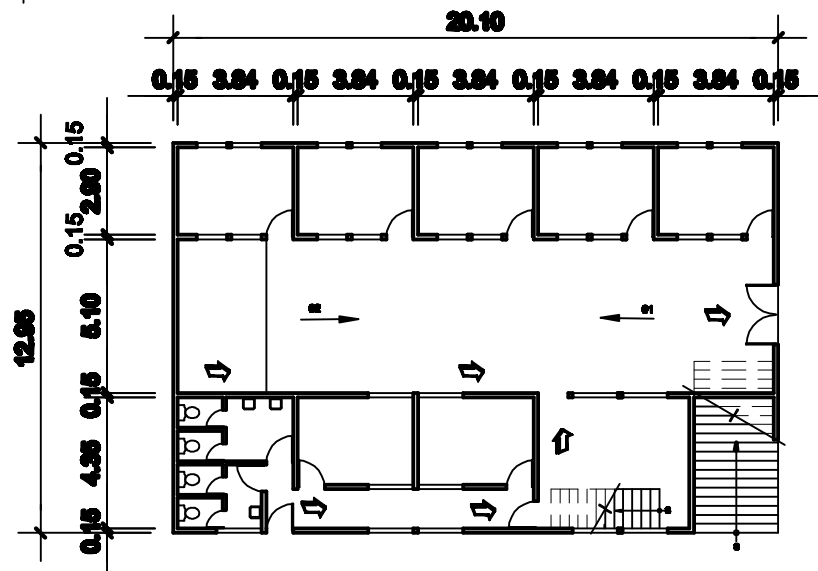

PLANTA NIVEL 1

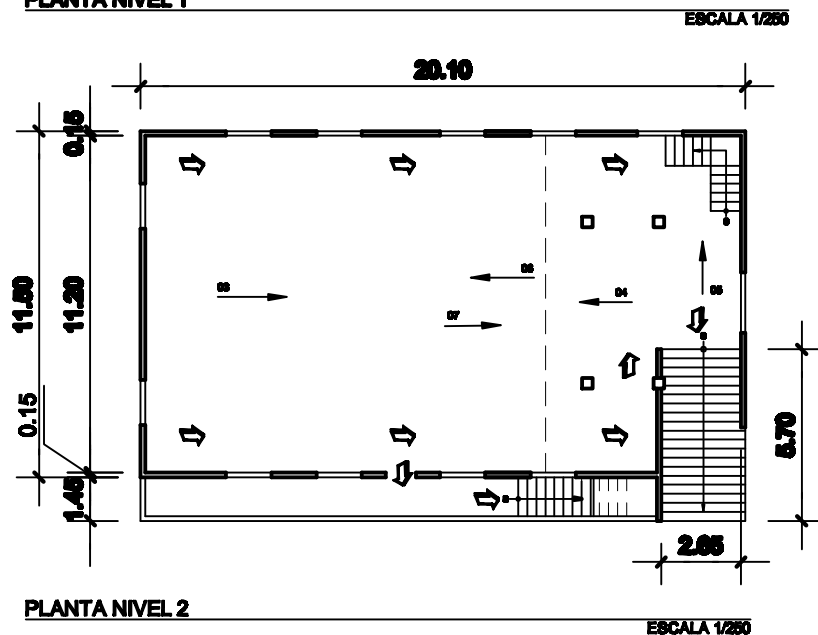

PLANTA NIVEL 2



INDICA RUTA DE EVACUACION



FOTOGRAFIA 01
SALON DE REUNIONES Y AULAS




FOTOGRAFIA 02



FOTOGRAFIA 03
INTERIOR SALON PRINCIPAL



FOTOGRAFIA 04
VISTA DE SALON DES DE MEZZANINE

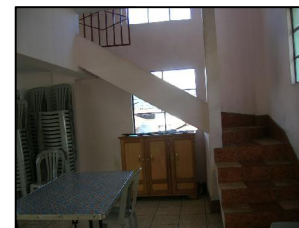

FOTOGRAFIA 05



FOTOGRAFIA 08
SALON PRINCIPAL



FOTOGRAFIA 07
MEZZANINE Y CIELO FALSO DE SALON PRINCIPAL

Código de la Edificación:

07 718 14

Evaluador(a): ALDO ALFARO Fecha: NOVIEMBRE/2009
IGLESIA EVANGELICA ESMERINA

Localización:
Región: **IV SUROCCIDENTE** Departamento: **SOLOLA**
Municipio: **SAN PEDRO LA LAGUNA**

Georeference:
 Latitud: 14°41'34"
 Longitud: 91°19'21"
 Altitud S.N.M.: 1809 mts.


Mapa De Casco Urbano:

5.2. Sistema Construtivo

[illegible]




5.1. ESQUEMAS ARQUITECTÓNICOS

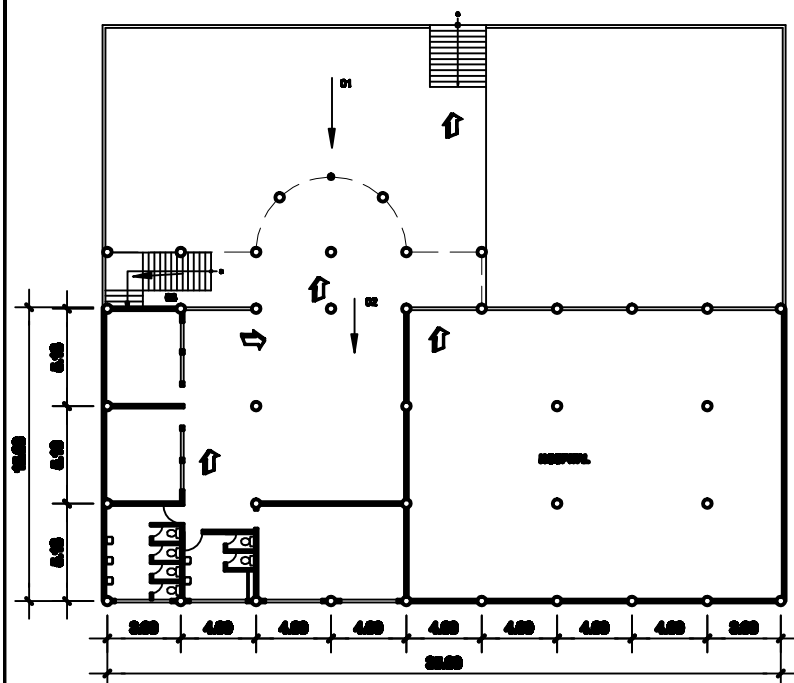

PLANTA NIVEL 1

ESCALA 1/600

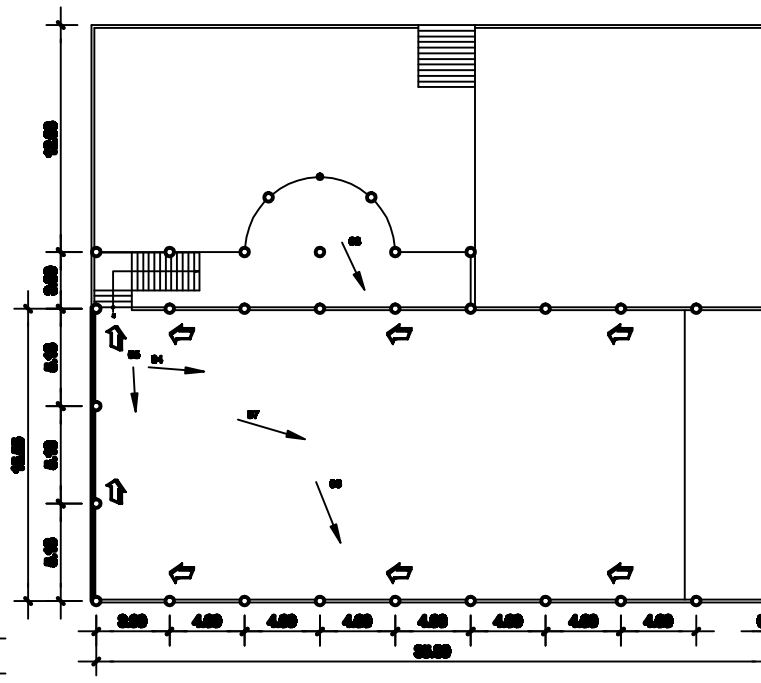

PLANTA NIVEL 2

ESCALA 1/600



FOTOGRAFIA 01
FACHADA DE EDIFICIO



FOTOGRAFIA 02
SALON DE REUNIONES



FOTOGRAFIA 03
GRADAS HACIA SALON PRINCIPAL



FOTOGRAFIA 04
SALON PRINCIPAL (FINALIZANDO CONSTRUCCION)



FOTOGRAFIA 05
AREA DE SALON SIN TERMINAR



FOTOGRAFIA 06
VISTA DE SALON PRINCIPAL HACIA LA LAGO



FOTOGRAFIA 07
VENTANAL SALON PRINCIPAL



FOTOGRAFIA 08
CUBIERTA DE SALON PRINCIPAL



Código de la Edificación:

07 718 15

Evaluador(a): ALDO ALFARO Fecha: NOVIEMBRE 2008
PRIMER IGLESIA BAUTISTA

Localización:

Región: SUROCCIDENTE Departamento: SOLOLA
Municipio: SAN PEDRO LA LAGUNA

Georreferencia:

Latitud: 14°41'28"
Longitud: 91°18'28"
Altitud S.N.M.: 1000 m.s.n.m.

Mapa De Cauce Urbano:




5.2. Sistema Constructivo

1.1 Cimentación	SI	NO	1.2 Zapatas aisladas	SI	NO	1.3 Pilotes	SI	NO
2. Elementos Verticales de Carga	SI	NO	2.1 Muros	SI	NO	2.2 Columnas	SI	NO
3. Elementos Horizontales de Carga	SI	NO	3.1 Vigas	SI	NO	3.2 Soleras	SI	NO
4. Bases de columna	SI	NO	4.1 Llave de concreto	SI	NO	4.2 Perforación	SI	NO
4.3 Madera	SI	NO	4.4 Otro especificar:	SI	NO	5. Estructura Portante del Techo	SI	NO
5.1 Estructura de madera	SI	NO	5.2 Llave	SI	NO	5.3 Estructura de metal	SI	NO
5.4 Otro especificar:	SI	NO	6. Cubierta del Techo	SI	NO	6.1 Llave	SI	NO
6.2 Tipo	SI	NO	6.3 Material natural	SI	NO	6.4 Perforación	SI	NO
6.5 Otro especificar:	SI	NO	7. Asentamiento	SI	NO	7.1 Placa	SI	NO
7.2 Bloque y canto	SI	NO	7.3 Bloque y canto	SI	NO	7.4 Bloque y canto	SI	NO
7.5 Bloque y canto	SI	NO	7.6 Bloque y canto	SI	NO	7.7 Bloque y canto	SI	NO
7.8 Bloque y canto	SI	NO	7.9 Bloque y canto	SI	NO	7.10 Bloque y canto	SI	NO
7.11 Bloque y canto	SI	NO	7.12 Bloque y canto	SI	NO	7.13 Bloque y canto	SI	NO
7.14 Bloque y canto	SI	NO	7.15 Bloque y canto	SI	NO	7.16 Bloque y canto	SI	NO
7.17 Bloque y canto	SI	NO	7.18 Bloque y canto	SI	NO	7.19 Bloque y canto	SI	NO
7.20 Bloque y canto	SI	NO	7.21 Bloque y canto	SI	NO	7.22 Bloque y canto	SI	NO
7.23 Bloque y canto	SI	NO	7.24 Bloque y canto	SI	NO	7.25 Bloque y canto	SI	NO
7.26 Bloque y canto	SI	NO	7.27 Bloque y canto	SI	NO	7.28 Bloque y canto	SI	NO
7.29 Bloque y canto	SI	NO	7.30 Bloque y canto	SI	NO	7.31 Bloque y canto	SI	NO
7.32 Bloque y canto	SI	NO	7.33 Bloque y canto	SI	NO	7.34 Bloque y canto	SI	NO
7.35 Bloque y canto	SI	NO	7.36 Bloque y canto	SI	NO	7.37 Bloque y canto	SI	NO
7.38 Bloque y canto	SI	NO	7.39 Bloque y canto	SI	NO	7.40 Bloque y canto	SI	NO
7.41 Bloque y canto	SI	NO	7.42 Bloque y canto	SI	NO	7.43 Bloque y canto	SI	NO
7.44 Bloque y canto	SI	NO	7.45 Bloque y canto	SI	NO	7.46 Bloque y canto	SI	NO
7.47 Bloque y canto	SI	NO	7.48 Bloque y canto	SI	NO	7.49 Bloque y canto	SI	NO
7.50 Bloque y canto	SI	NO	7.51 Bloque y canto	SI	NO	7.52 Bloque y canto	SI	NO
7.53 Bloque y canto	SI	NO	7.54 Bloque y canto	SI	NO	7.55 Bloque y canto	SI	NO
7.56 Bloque y canto	SI	NO	7.57 Bloque y canto	SI	NO	7.58 Bloque y canto	SI	NO
7.59 Bloque y canto	SI	NO	7.60 Bloque y canto	SI	NO	7.61 Bloque y canto	SI	NO
7.62 Bloque y canto	SI	NO	7.63 Bloque y canto	SI	NO	7.64 Bloque y canto	SI	NO
7.65 Bloque y canto	SI	NO	7.66 Bloque y canto	SI	NO	7.67 Bloque y canto	SI	NO
7.68 Bloque y canto	SI	NO	7.69 Bloque y canto	SI	NO	7.70 Bloque y canto	SI	NO
7.71 Bloque y canto	SI	NO	7.72 Bloque y canto	SI	NO	7.73 Bloque y canto	SI	NO
7.74 Bloque y canto	SI	NO	7.75 Bloque y canto	SI	NO	7.76 Bloque y canto	SI	NO
7.77 Bloque y canto	SI	NO	7.78 Bloque y canto	SI	NO	7.79 Bloque y canto	SI	NO
7.80 Bloque y canto	SI	NO	7.81 Bloque y canto	SI	NO	7.82 Bloque y canto	SI	NO
7.83 Bloque y canto	SI	NO	7.84 Bloque y canto	SI	NO	7.85 Bloque y canto	SI	NO
7.86 Bloque y canto	SI	NO	7.87 Bloque y canto	SI	NO	7.88 Bloque y canto	SI	NO
7.89 Bloque y canto	SI	NO	7.90 Bloque y canto	SI	NO	7.91 Bloque y canto	SI	NO
7.92 Bloque y canto	SI	NO	7.93 Bloque y canto	SI	NO	7.94 Bloque y canto	SI	NO
7.95 Bloque y canto	SI	NO	7.96 Bloque y canto	SI	NO	7.97 Bloque y canto	SI	NO
7.98 Bloque y canto	SI	NO	7.99 Bloque y canto	SI	NO	7.100 Bloque y canto	SI	NO




5.1. ESQUEMAS ARQUITECTÓNICOS

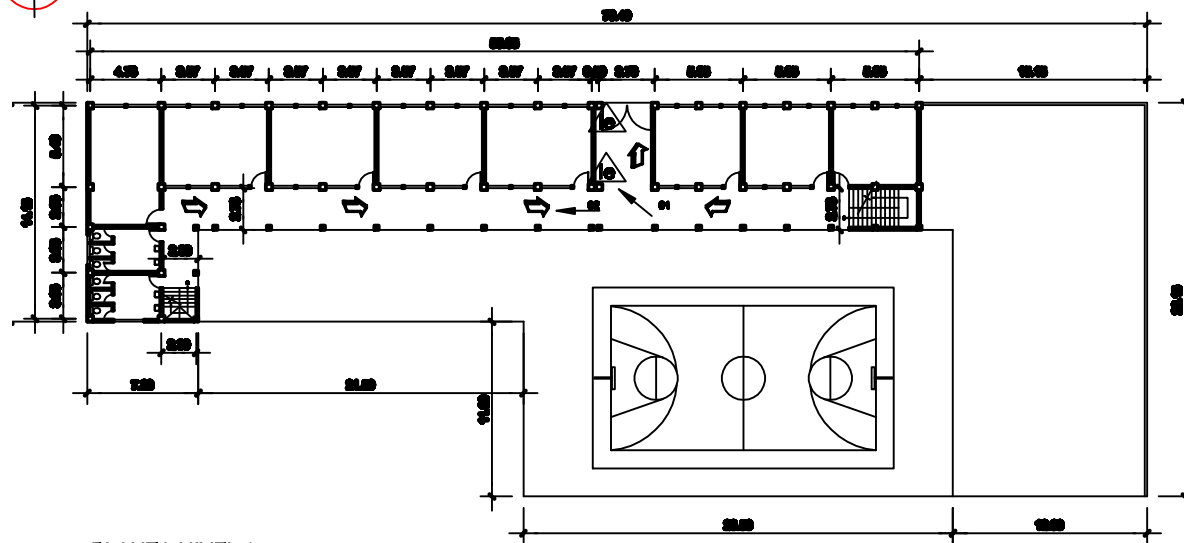


PLANTA NIVEL 1

ESCALA 1/600

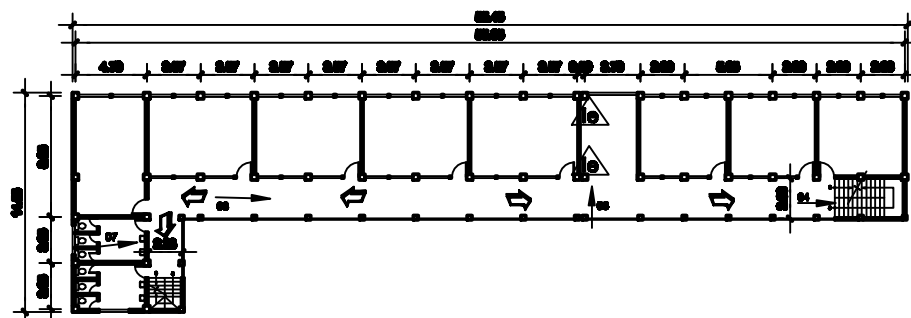

PLANTA NIVEL 2 Y 3

ESCALA 1/600

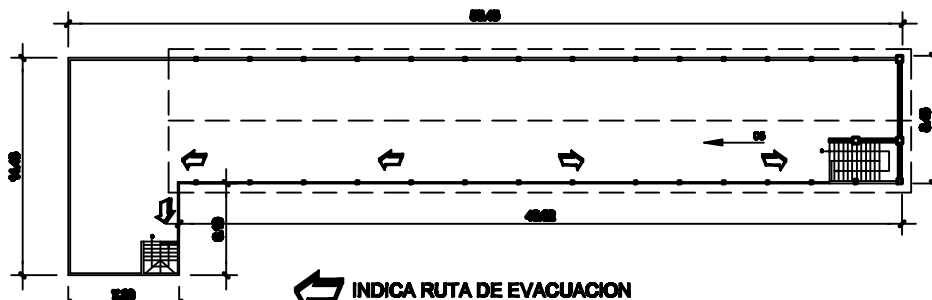

PLANTA NIVEL 4

ESCALA 1/600


INDICA RUTA DE EVACUACION



FOTOGRAFIA 01
INSTALACIONES ELÉCTRICAS EXPUESTAS



FOTOGRAFIA 02
PABILLO DE AULAS

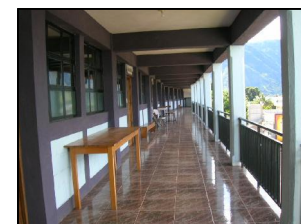

FOTOGRAFIA 03
PABILLO NIVEL 2



FOTOGRAFIA 04
CUBIERTA DE GRADAS



FOTOGRAFIA 05
SALON DE USOS MÚLTIPLES NIVEL 4



FOTOGRAFIA 07
SERVICIOS SANITARIOS

Código de la Edificación:

07 718 18

Evaluador(a): ALDO ALFARO Fecha: NOVIEMBRE 2008
COLEGIO BETHEL

Localización:

Región: SUR-OCCIDENTE Departamento: SOLOLA
Municipio: SAN PEDRO LA JAGUNA

Georreferencia:

Latitud: 14°45'N
Longitud: 91°58'W
Altitud: 1500 msnm

Mapa De Cauce Urbano:



5.2. Sistema Constructivo

1. Elementos	2. Elementos Verticales de Carga	3. Elementos Horizontales de Carga	4. Otros	5. Elementos de Fachada	6. Elementos de Fachada	7. Fachada	8. Fachada	9. Fachada	10. Fachada	11. Fachada	12. Fachada	13. Fachada	14. Fachada	15. Fachada	16. Fachada	17. Fachada	18. Fachada	19. Fachada	20. Fachada	21. Fachada	22. Fachada	23. Fachada	24. Fachada	25. Fachada	26. Fachada	27. Fachada	28. Fachada	29. Fachada	30. Fachada	31. Fachada	32. Fachada	33. Fachada	34. Fachada	35. Fachada	36. Fachada	37. Fachada	38. Fachada	39. Fachada	40. Fachada	41. Fachada	42. Fachada	43. Fachada	44. Fachada	45. Fachada	46. Fachada	47. Fachada	48. Fachada	49. Fachada	50. Fachada	51. Fachada	52. Fachada	53. Fachada	54. Fachada	55. Fachada	56. Fachada	57. Fachada	58. Fachada	59. Fachada	60. Fachada	61. Fachada	62. Fachada	63. Fachada	64. Fachada	65. Fachada	66. Fachada	67. Fachada	68. Fachada	69. Fachada	70. Fachada	71. Fachada	72. Fachada	73. Fachada	74. Fachada	75. Fachada	76. Fachada	77. Fachada	78. Fachada	79. Fachada	80. Fachada	81. Fachada	82. Fachada	83. Fachada	84. Fachada	85. Fachada	86. Fachada	87. Fachada	88. Fachada	89. Fachada	90. Fachada	91. Fachada	92. Fachada	93. Fachada	94. Fachada	95. Fachada	96. Fachada	97. Fachada	98. Fachada	99. Fachada	100. Fachada
1.1 Cimentación	2.1 Muros	3.1 Vigas	4.1 Lente de concreto	5.1 Estructura de muros	6.1 Lentes	7.1 Fachada	8.1 Fachada	9.1 Fachada	10.1 Fachada	11.1 Fachada	12.1 Fachada	13.1 Fachada	14.1 Fachada	15.1 Fachada	16.1 Fachada	17.1 Fachada	18.1 Fachada	19.1 Fachada	20.1 Fachada	21.1 Fachada	22.1 Fachada	23.1 Fachada	24.1 Fachada	25.1 Fachada	26.1 Fachada	27.1 Fachada	28.1 Fachada	29.1 Fachada	30.1 Fachada	31.1 Fachada	32.1 Fachada	33.1 Fachada	34.1 Fachada	35.1 Fachada	36.1 Fachada	37.1 Fachada	38.1 Fachada	39.1 Fachada	40.1 Fachada	41.1 Fachada	42.1 Fachada	43.1 Fachada	44.1 Fachada	45.1 Fachada	46.1 Fachada	47.1 Fachada	48.1 Fachada	49.1 Fachada	50.1 Fachada	51.1 Fachada	52.1 Fachada	53.1 Fachada	54.1 Fachada	55.1 Fachada	56.1 Fachada	57.1 Fachada	58.1 Fachada	59.1 Fachada	60.1 Fachada	61.1 Fachada	62.1 Fachada	63.1 Fachada	64.1 Fachada	65.1 Fachada	66.1 Fachada	67.1 Fachada	68.1 Fachada	69.1 Fachada	70.1 Fachada	71.1 Fachada	72.1 Fachada	73.1 Fachada	74.1 Fachada	75.1 Fachada	76.1 Fachada	77.1 Fachada	78.1 Fachada	79.1 Fachada	80.1 Fachada	81.1 Fachada	82.1 Fachada	83.1 Fachada	84.1 Fachada	85.1 Fachada	86.1 Fachada	87.1 Fachada	88.1 Fachada	89.1 Fachada	90.1 Fachada	91.1 Fachada	92.1 Fachada	93.1 Fachada	94.1 Fachada	95.1 Fachada	96.1 Fachada	97.1 Fachada	98.1 Fachada	99.1 Fachada	100.1 Fachada